



PLANTA ESTACIONAMIENTO

SÓTANO (ESTACIONAMIENTO)

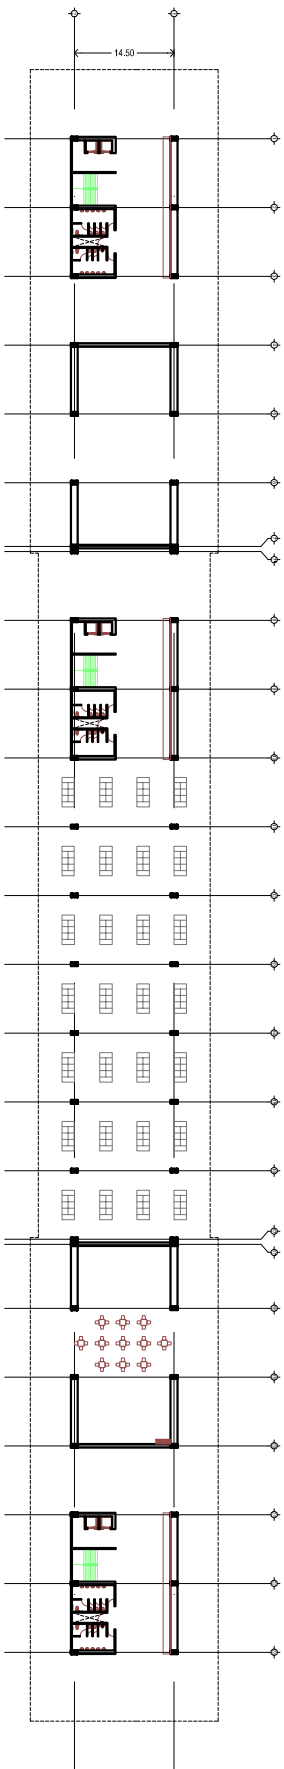

PLANTA BAJA

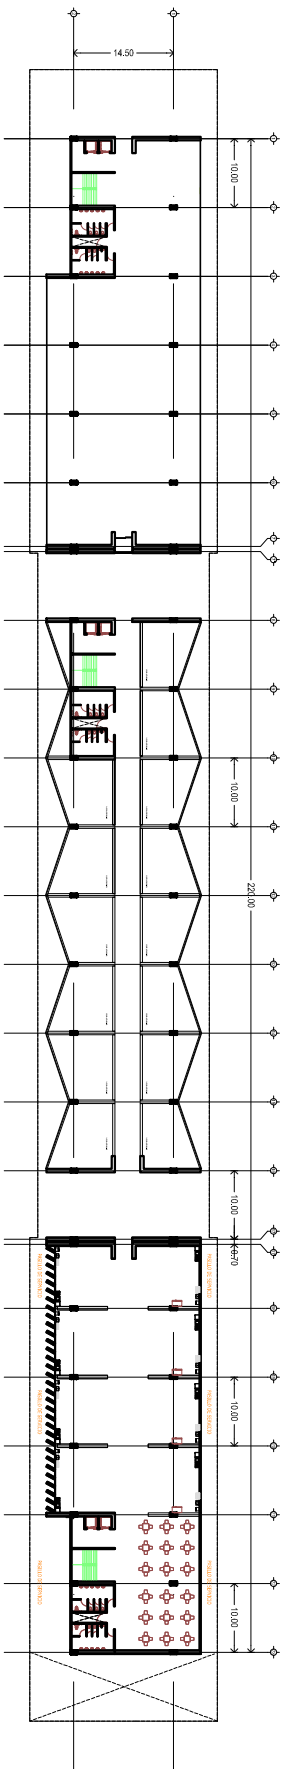

PRIMER NIVEL



			
PLANTA ESQUEMATICA DE LOCALIZACION			
ESCALA GRAFICA			
* Aclaraciones en metros, elevaciones y niveles en metros.			
* Todas las cotas figan al dibujo.			
* El norte considerado es el astronómico.			
NOTAS:			
DETALLES			
REALIZO: Ing. José Luis Sánchez Galarza			
REVISO: Ing. Miguel Tapia Velasco			
PROYECTO: Diseño de las instalaciones para el suministro y evacuación de agua, sistema de seguridad contra incendio y de aprovechamiento de gas lp para la zona de comita rápida de una plaza comercial			
UBICACION: Avenida Insurgentes Norte, esquina con la Avenida Ricardo Flores Magón en la delegación Cuauhtémoc, Distrito Federal			
CONTENIDO: PLANTAS ARQUITECTONICAS DE LOS NIVELES DEL EDIFICIO			
ESCALA: 1:500	FECHA: Abril 2013	CLAVE DE PLANO: ARQUITECTONICO	